


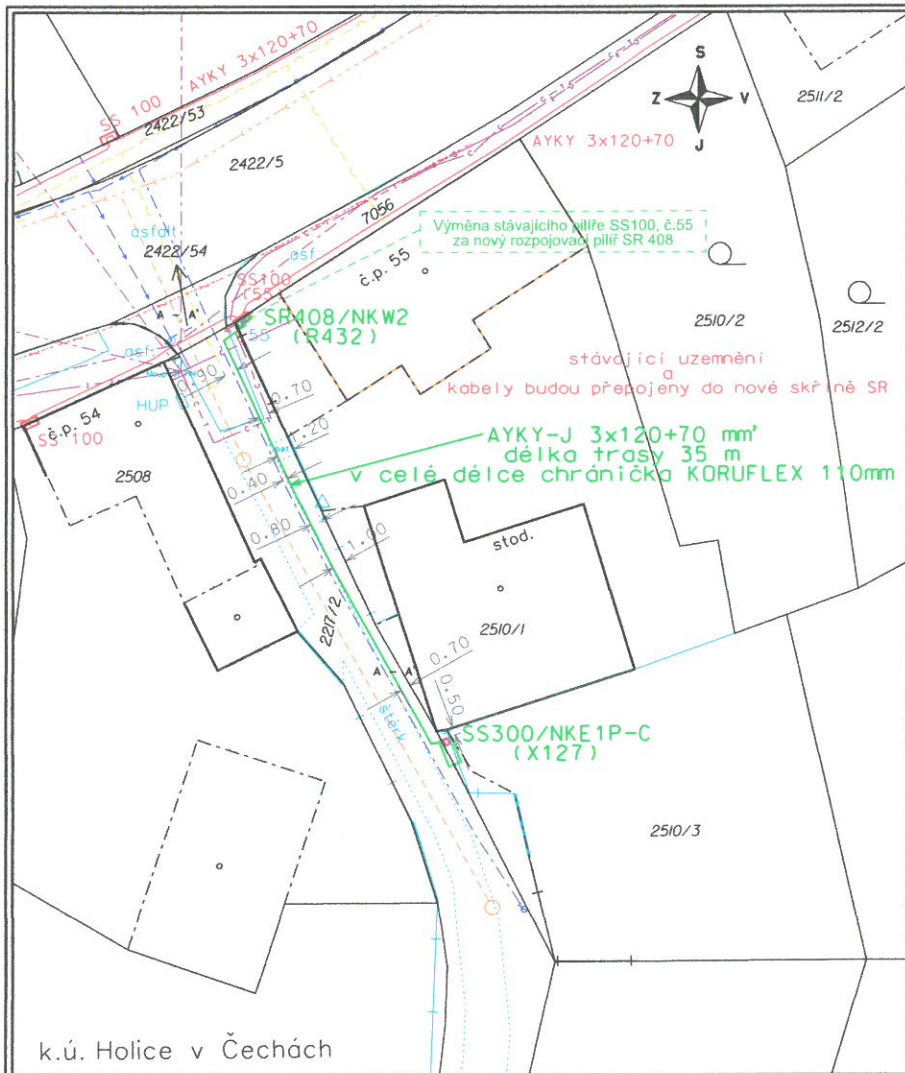

LETS
NÁVRH PŘECHODNÉ ÚPRAVY PROVOZU
NA POZEMNÍCH KOMUNIKACÍCH
SITUACE PŘÍLOHA č. 2.1.1
Zpracováno dne 07.12.2023
Jiří Látava, IČO 626 843 867, e-mail: jlatava@lets.cz
1713 02 000
Vydáno 1713, 010 01, Rytířova 100, Praha 10




LEGENDA:

- nové kabelové vedení nn
- stávající kabelové vedení nn
- □ □ □ stávající/nové zařízení nn
- plynovod
- nadzemní vedení CETIN
- podzemní vedení CETIN
- stávající vodovod
- stávající kanalizace
- veřejné osvětlení
- polohopis
- katastrální mapa
- 394 číslo popisné
- 323/1 parcelní číslo
- plánované prodloužení vodovodu
- plánované prodloužení kanalizačního řádu
- stávající uzemnění
- skutečný rozměr nového zařízení

NAPĚŤOVÁ SOUSTAVA: TN-C, 400/230V - 50Hz
 Ochrana před nebezpečným dotykem dle ČSN 33 2000-4-41,
 Ochrana před úrazem el. proudem dle PNE 33 0000-1,
 Opatření před úrazem el. proudem podle vnějších vlivů dle PNE 33 0000-2
 vše v aktuálním znění.

Při styku podzemních i nadzemních zařízení dodržet zejména
 ČSN 33 2000-5-52 ed.2,
 ČSN 73 6005, ČSN 33 2000-5-54 ed.3

Stávající podzemní zařízení je zakresleno
 pouze orientačně. Před započítím
 výkopových prací je nutné nechat
 tato zařízení, všech dotčených organizací, vytyčit!

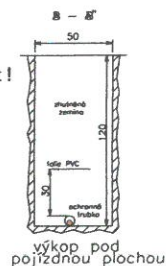

Kreslí:	Projektovatel:	Vedoucí projektant:	Geodeti:	
Martin Kapliva	Martin Kapliva	Martin Kapliva	GEOJlím	
Místo: Holice v Čechách, Stará Holice	Investor: ČEZ Distribuce, a.s. Děčín			Kraj: Pardubický
Název stavby:				č. stavby : IV-12-2027423
PA Holice, Staroholická, parc.2510/3-kNN				Datum :10/2023
				Zhotovitel: ELROČech,s.r.o
Obsah výkresu:				Formát: A4
Celková situace stavby				Měřítko: 1:350
				Č. výkresu: 1